

中物聯規劃設計研究院  
有限公司

CHINA SUPPLY & LOGISTICS  
PLANNING & ARCHITECTURAL  
DESIGN & RESEARCH INSTITUTE LTD

本院质量及服务投诉电话:  
0771-5323519 姚女士 QQ: 305724832  
0771-5613999 叶女士 QQ: 951979808

建筑行业甲级资质 证书编号: A145006752  
城乡规划甲级资质 证书编号: 自前规甲字21450400  
工程咨询甲级资质 证书编号: 甲252021011166  
土地规划乙级资质 证书编号: 201402  
工程勘察专业乙级资质 证书编号: B245006759  
市政(给水工程、排水工程、道路工程、桥梁)专业乙级资质  
环境工程(水污染防治工程)专业乙级  
农林行业(景观/灌溉工程)专业乙级  
公路行业(公路)专业甲级资质 水利行业(河道整治)专业甲级  
及景观照明工程乙级资质 证书编号: A213006753


注册执业章

出图专用章




请核实项目二维码信息  
www.zwl-ad.com

建设单位	DEVELOPER		
北部湾港防城港码头有限公司			
项目名称	PROJECT		
防城港渔湾港区13号泊位 片区污水处理站改造工程			
子项目名称	SUB PROJ.		
设备楼			
图纸名称	DRAWING TITLE		
电气系统图 主要图例材料表 一层电气平面图			
项目代号	PROJECT NO.		
图别	电施	版次	第1.0版
图号	DS-02	日期	2023.01
审定	李强	审核	刘翠丽
项目负责人	丁鹏	专业负责人	刘翠丽
校对	刘凤鸣	设计	廖松管

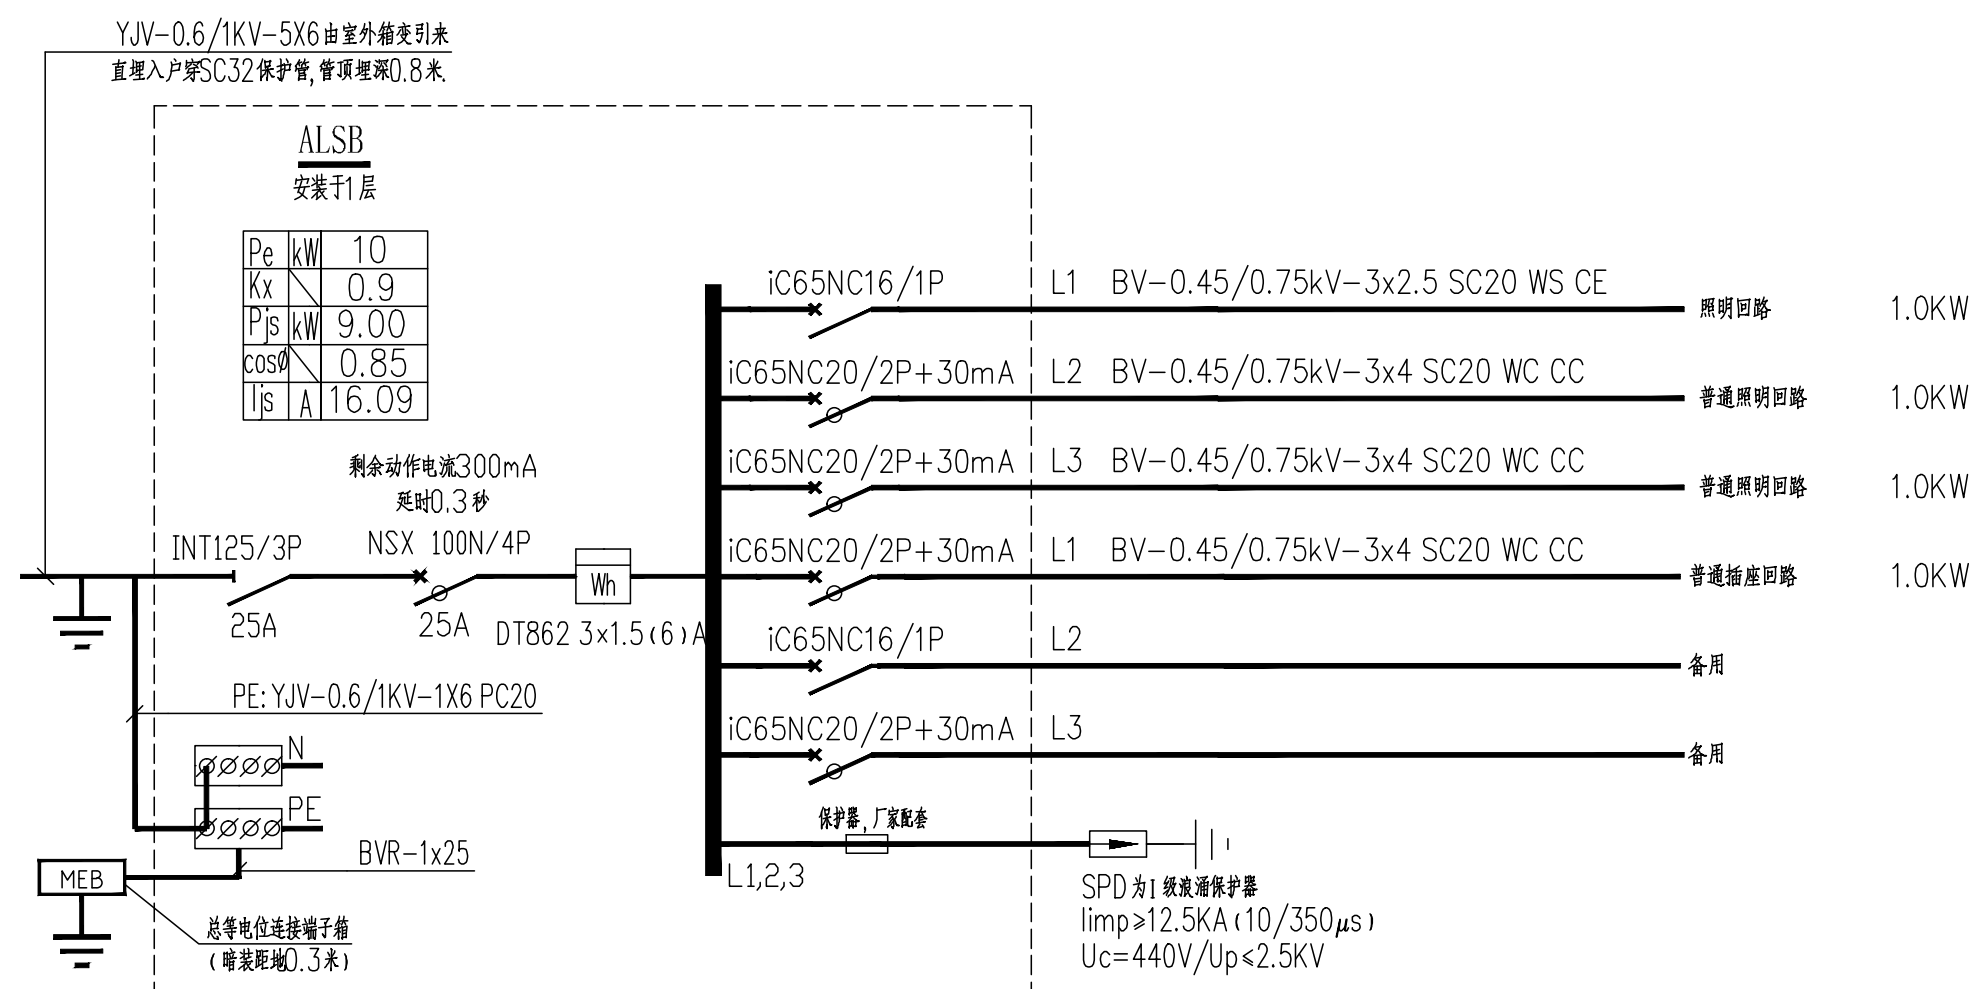


ALSBS总配电箱系统图

序号	图例	名称	规格	安装方式	备注	单位	数量
01		配电箱	详见各配电箱图例	壁上明装	底边距地1.5m	个	按实际
02		LED(T5)单管荧光灯	1*28W,LED光源,FLφ=2900(m)	吸顶安装		个	按实际
03		普通插座(安全型)	250V,10A,单相二孔加三孔	壁上明装	底边距地0.3m	个	按实际
04		暗装二极断路器	250V 10A	壁上明装	底边距地1.3m	个	按实际
05		暗装二极断路器	250V 10A	壁上明装	底边距地1.3m	个	按实际
06		总等电位端子箱		壁上明装	底边距地0.3m	个	按实际

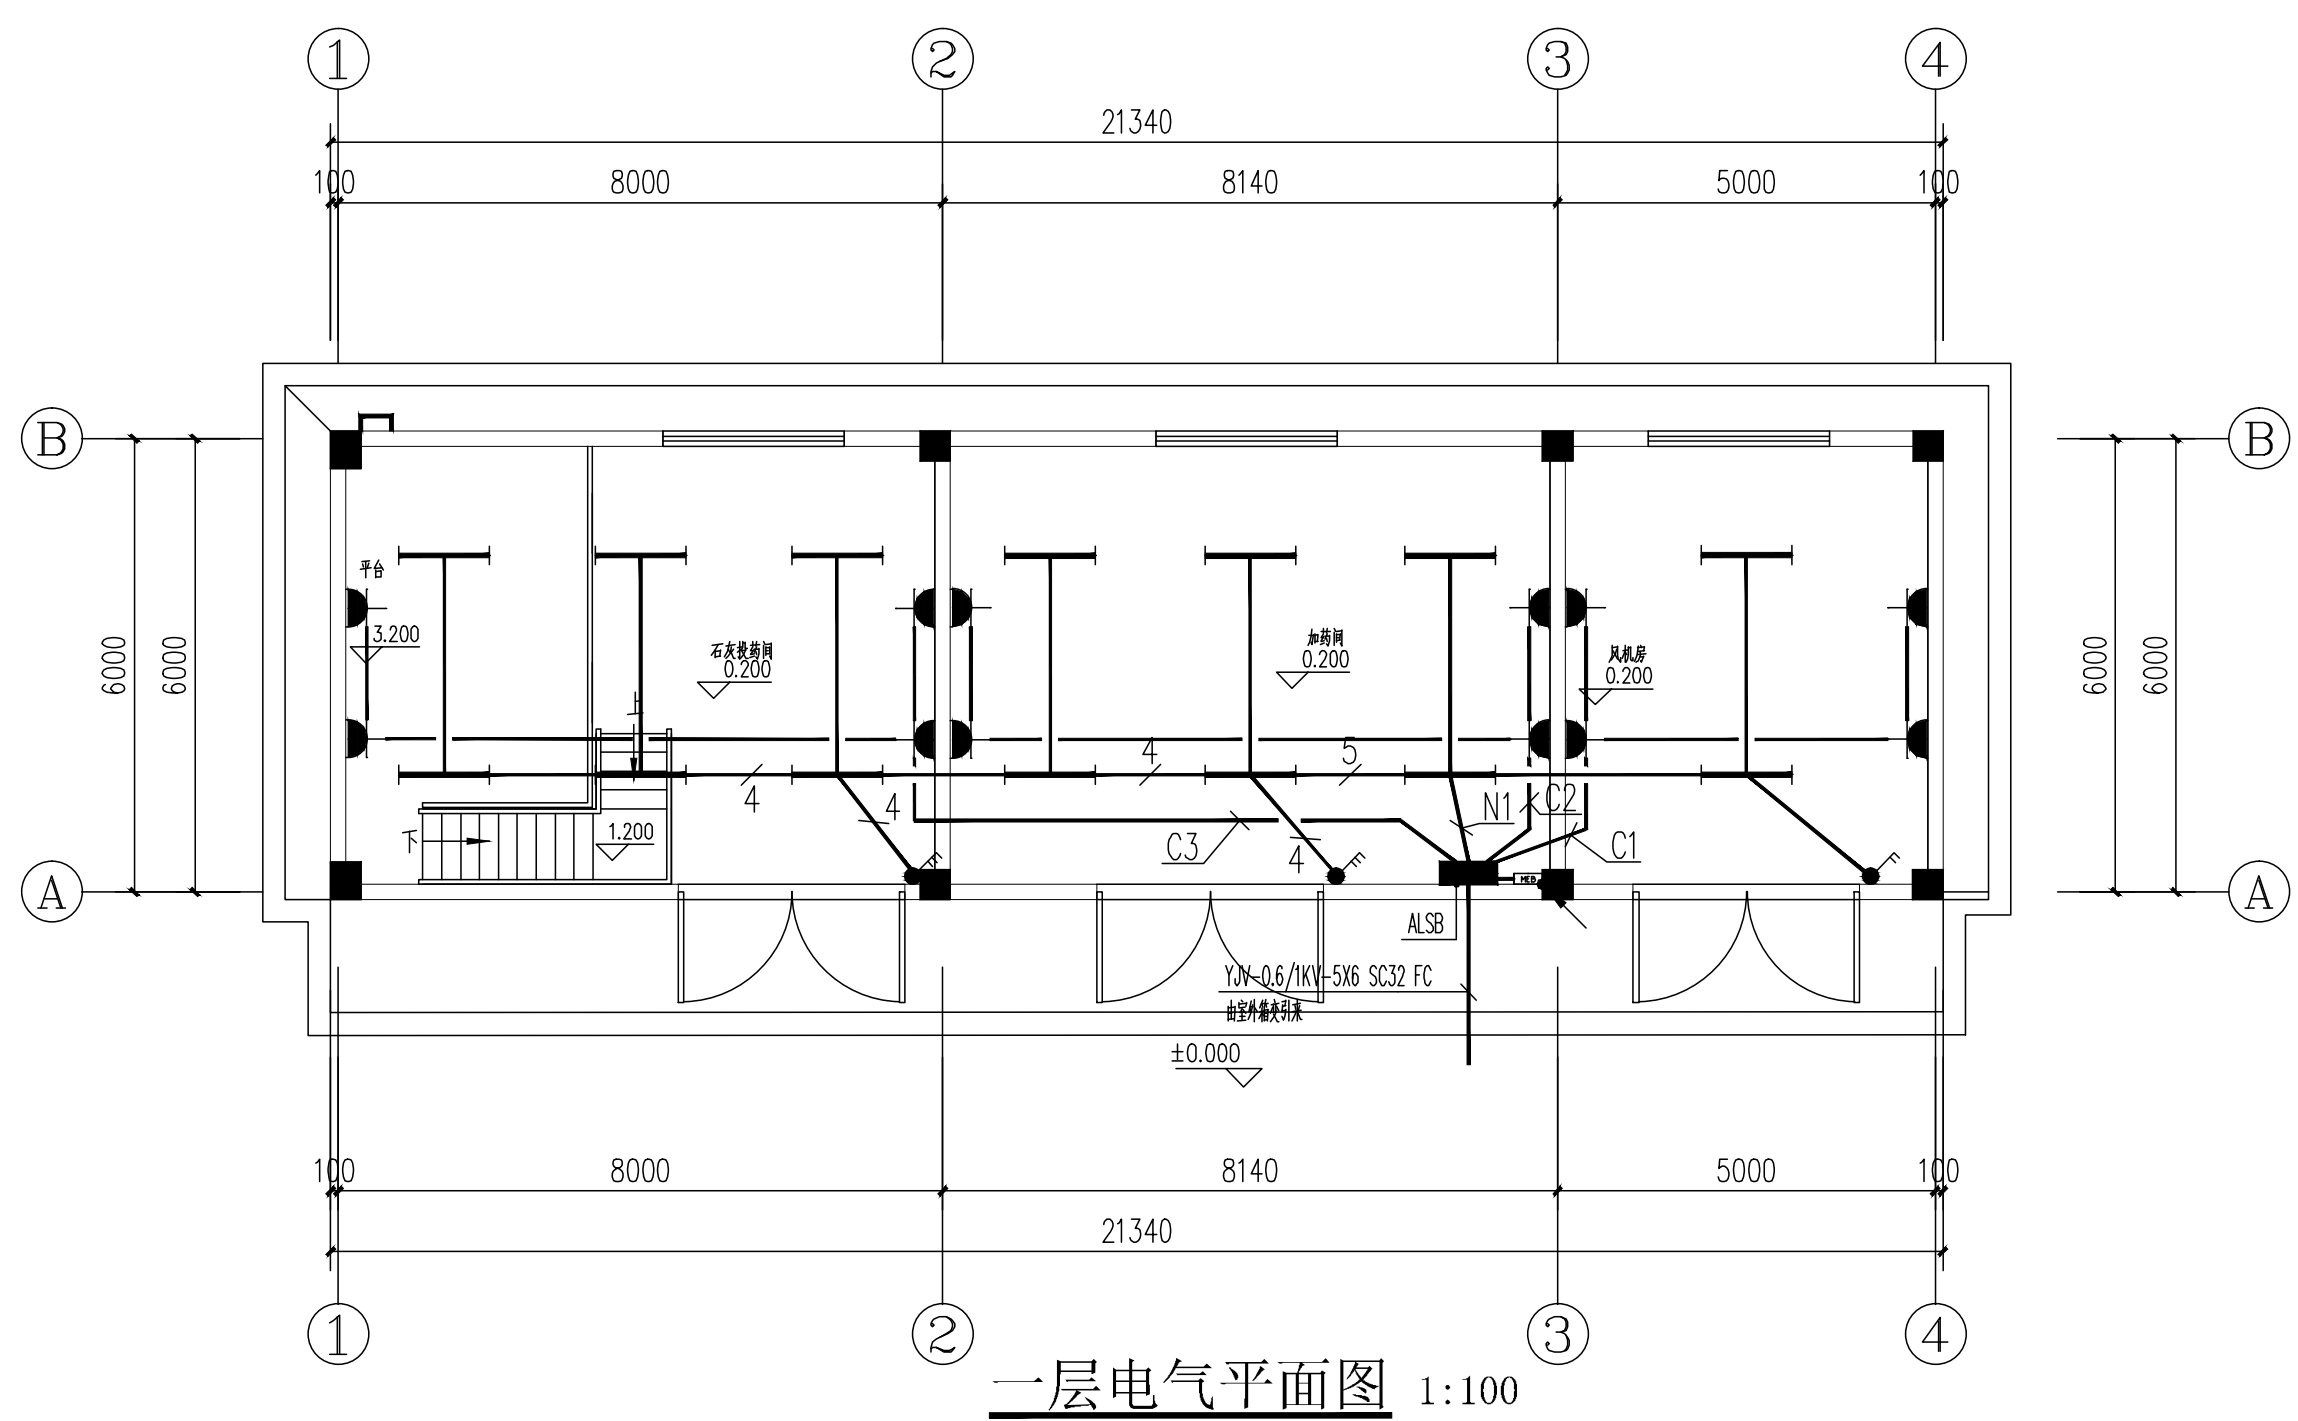

一层电气平面图 1:100

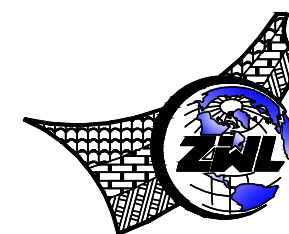

中物聯規劃設計研究院  
有限公司

CHINA SUPPLY & LOGISTICS  
PLANNING & ARCHITECTURAL  
DESIGN & RESEARCH INSTITUTE LTD

本院质量及服务投诉电话：  
0771-5323519 姚女士 QQ: 305724832  
0777-5613999 叶女士 QQ: 951979808

建筑行业甲级资质 证书编号: A145006752

城乡规划甲级资质 证书编号: 自前规甲字21450400

工程咨询甲级资质 证书编号: 甲252021011160

土地规划乙级资质 证书编号: 201402

工程勘察专业乙级资质 证书编号: B245006759

市政(给水工程、排水工程、道路工程、桥梁)专业乙级资质

环境工程(水污染防治工程)专项乙级

农林行业(畜牧/畜牧工程)专业乙级

公路行业(公路)专业甲级资质 水利行业(河道整治)专业甲级

及景观和照明乙级资质 证书编号: A213006753

注册执业章

出图专用章



请核实项目二维码信息  
www.zwl-ad.com

建设单位 DEVELOPER

北部湾港防城港码头有限公司

项目名称 PROJECT

防城港渔湾港区13号泊位

片区污水处理站改造工程

子项目名称 SUB PROJ.

设备楼

图纸名称 DRAWING TITLE

屋顶层防雷平面图

基础接地平面图

项目代号 PROJECT NO.

图别 STATUS 电施 版次 REVISION 第1.0版

图号 DS-03 日期 DATE 2023.01

审定 CHECK BY 李强


审核 EXAM BY 刘翠丽

项目负责人 CHIEF DESIGNER 丁鹏


专业负责人 PRO. ENG BY 刘翠丽

校对 CHECK BY 刘凤鸣

设计 DESIGN BY 廖松营

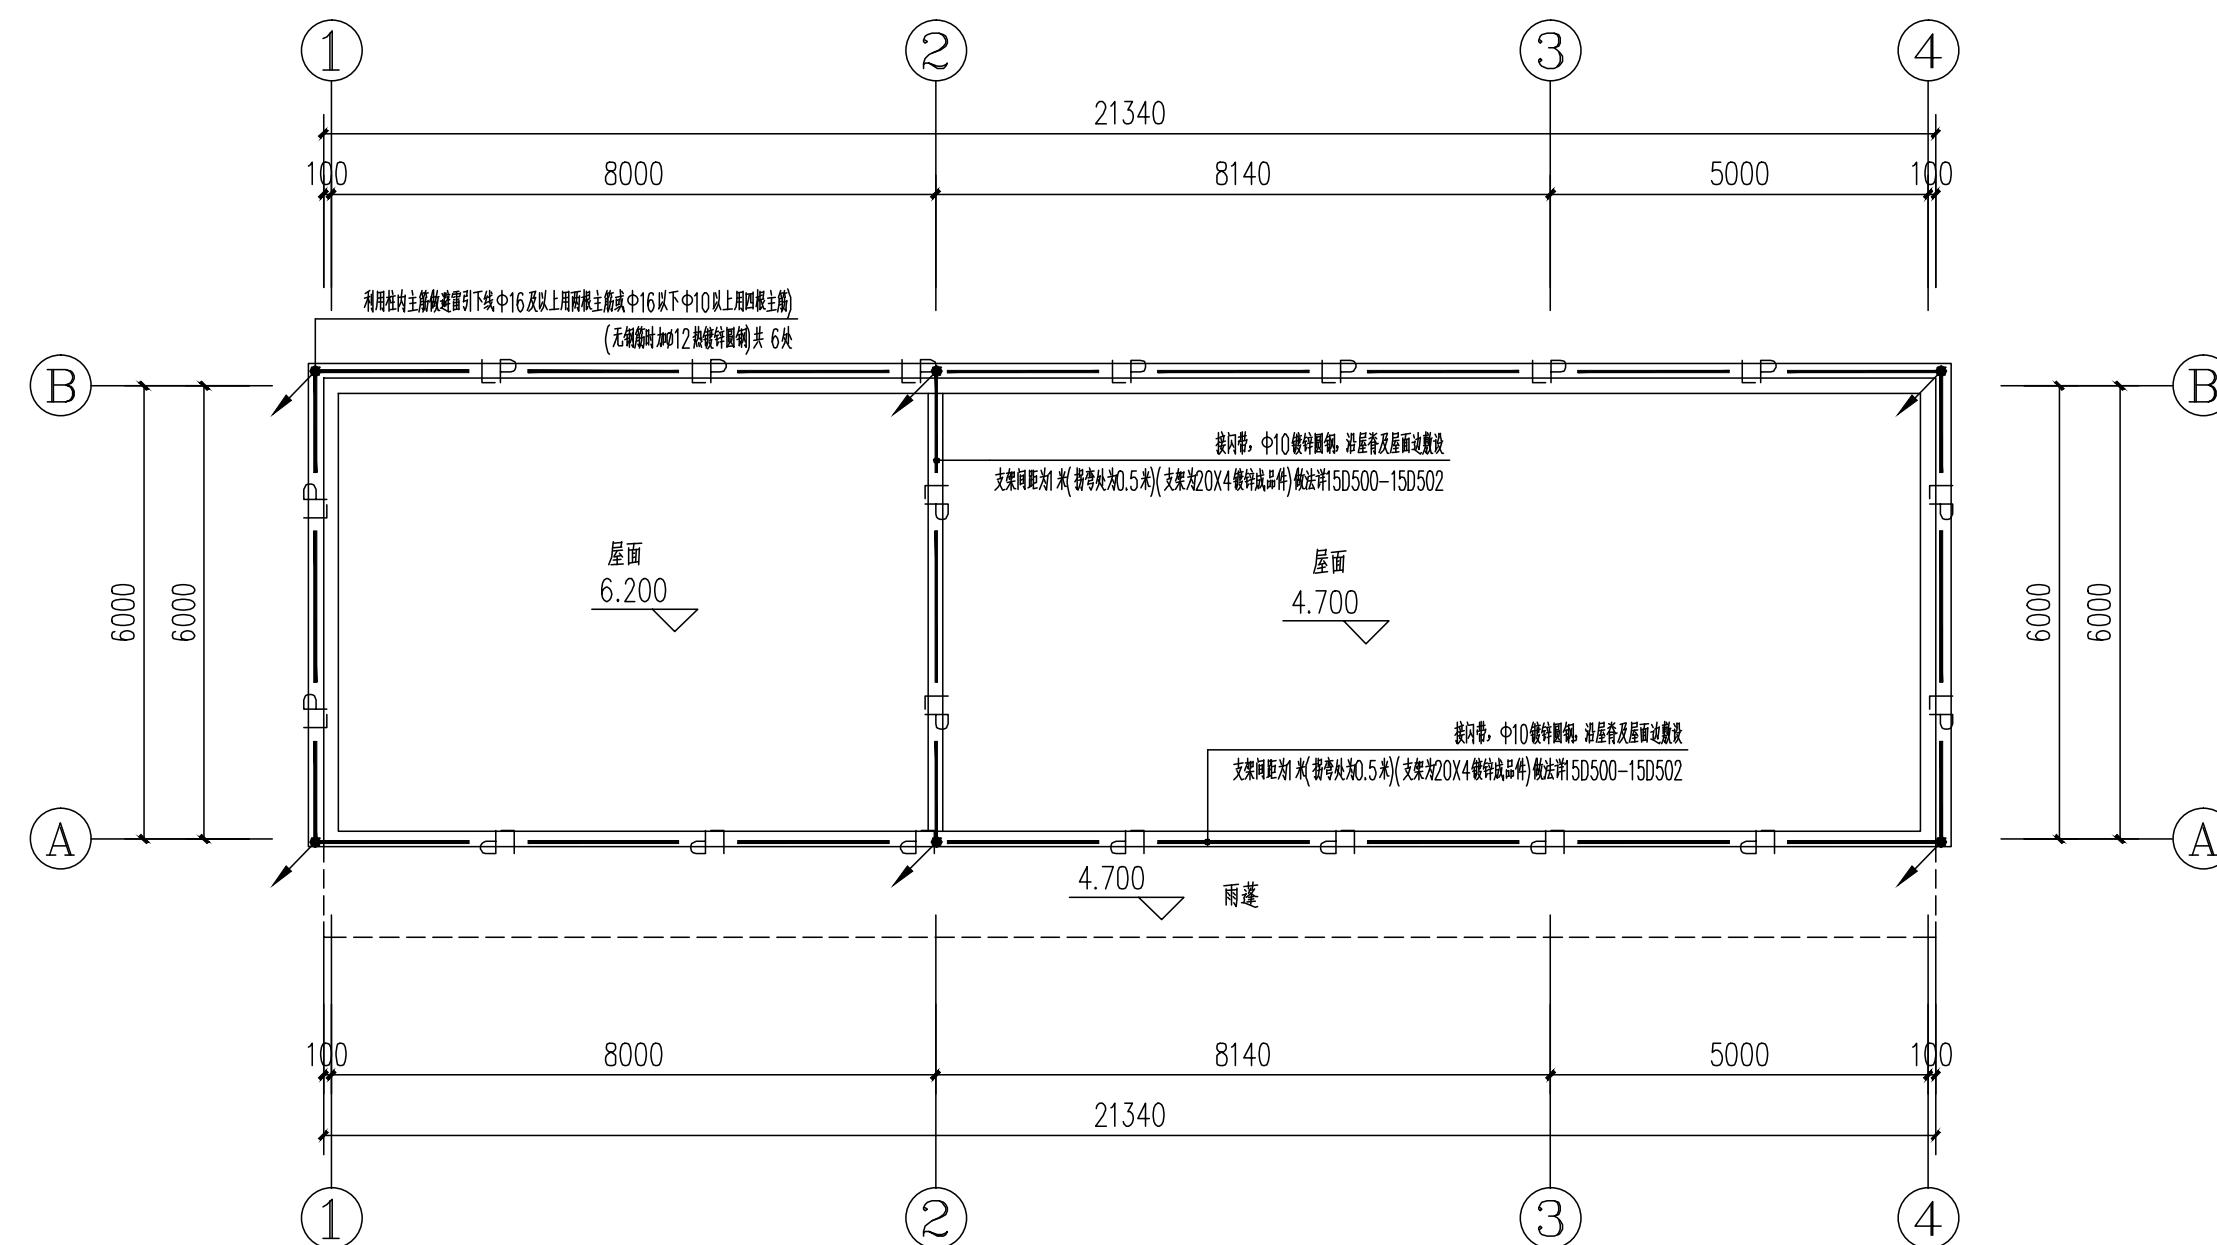

屋顶层防雷平面图 1:100

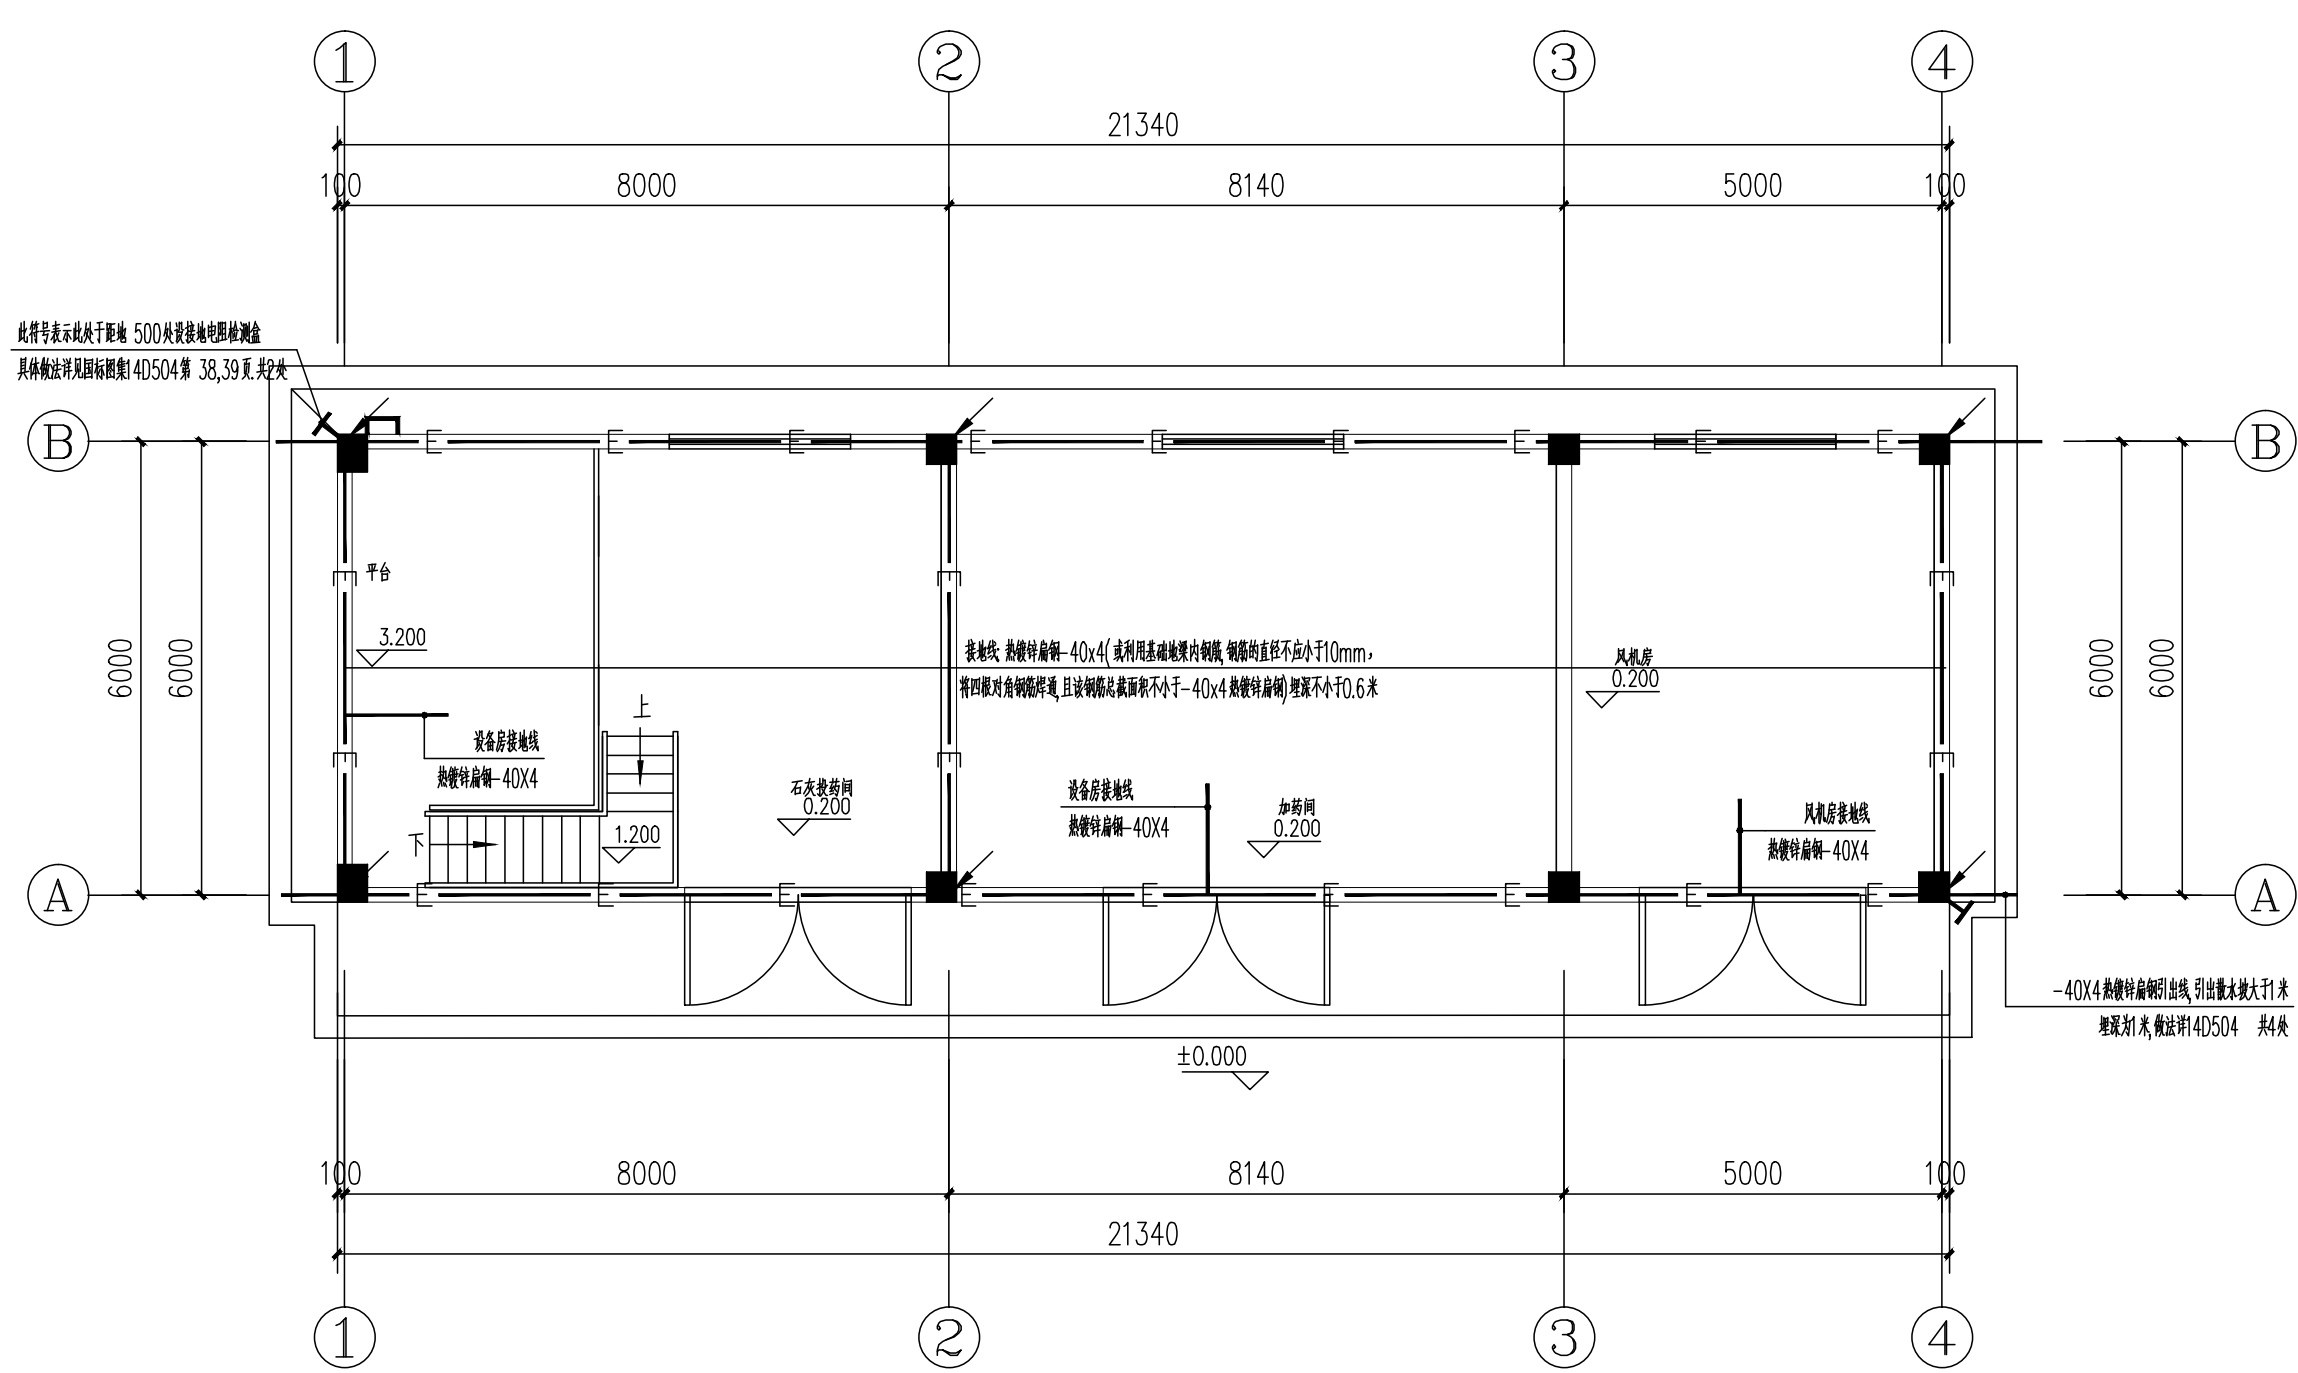

基础接地平面图 1:100