

APZ 总配电箱系统图

主要图例材料表

序号	图例	名称	规格	安装方式	备注	单位	数量
01		总配电箱	详见各电表箱系统图	壁上明装	底边距地1.5m	个	1
02		总等电位端子箱		壁上暗装	底边距地0.3m	个	1
03		电力电缆	YJV-0.6/1KV-3x185+2x95 PVC160	埋地敷设		米	200

注册执业章

出图专用章



中物聯规划设计研究院
有限公司

CHINA SUPPLY & LOGISTICS
PLANNING & ARCHITECTURAL
DESIGN & RESEARCH INSTITUTE LTD

本院质量及服务投诉电话:
0771-5323519 姚女士 QQ: 305724832

- 建筑行业甲级资质 证书编号: A145006752
- 城乡规划甲级资质 证书编号: 自资规甲字21450400
- 工程咨询甲级资质 证书编号: 甲252021011160
- 土地规划乙级资质 证书编号: 201402
- 工程勘察专业乙级资质 证书编号: B245006759
- 市政(给水工程、排水工程、道路工程、桥梁)专业乙级资质
- 环境工程(水污染防治工程)专项乙级
- 农林行业(兽医/畜牧工程)专业乙级
- 公路行业(公路)专业丙级资质 水利行业(河道整治)专业丙级
- 风景园林专项乙级资质 证书编号: A245006759



请核实项目二维码信息
www.zwl-ad.com

建设单位 DEVELOPER

北部湾港防城港码头有限公司

项目名称 PROJECT

防城港渔湾港区13-15号泊位
片区污水处理站工程

子项目名称 SUB PRO.

电气工程

图纸名称 DRAWING TITLE

电气系统图(一) 主要设备材料表

项目代号 PROJECT NO. QZ-JZ-22-35

图别 STATUS 电施 版次 REVISION 第1.0版

图号 DRAWING NO. DS-03 日期 DATE 2022.1

审定 CHECK BY 李强

审核 EXAM BY 刘翠丽


项目负责人 CHIEF DESIGNER 丁鹏

专业负责人 PRO.ENG BY 刘翠丽

校对 CHECK BY 刘凤鸣

设计 DESIGN BY 廖松营

YJV-0.6/1KV-3x95+2x50 由APZ箱引来
直埋入户穿PVC160保护管,管顶埋深0.8米

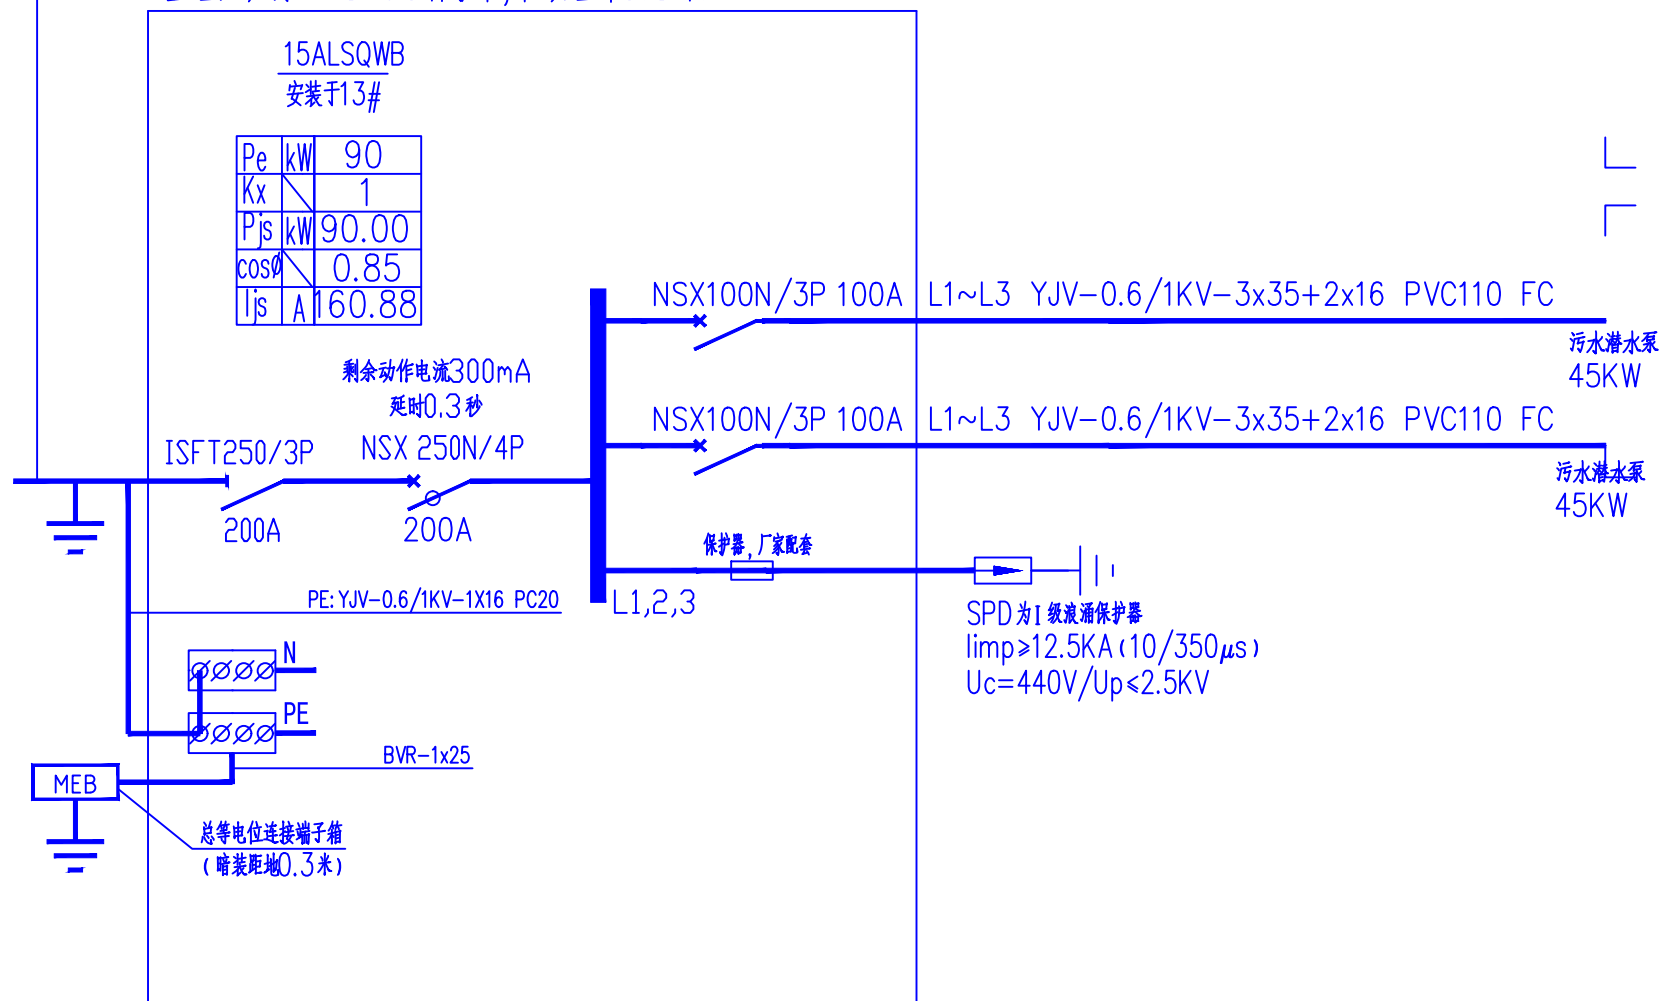


15ALSQWB 配电箱系统图

主要图例材料表

序号	图例	名称	规格	安装方式	备注	单位	数量
01		总配电箱	详见各电表箱系统图	壁上明装	底边距地1.5m	个	1
02		设备机	详见各系统图			个	2
03		总等电位端子箱		壁上暗装	底边距地0.3m	个	1
04		电力电缆	YJV-0.6/1KV-3x35+2x16 PVC110	埋地敷设		米	1300

注册执业章

出图专用章

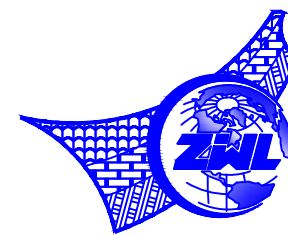

中物聯规划设计研究院
有限公司

CHINA SUPPLY & LOGISTICS
PLANNING & ARCHITECTURAL
DESIGN & RESEARCH INSTITUTE LTD

本院质量及服务投诉电话:
0771-5323519 姚女士 QQ: 305724832

建筑行业甲级资质 证书编号: A145006752
城乡规划甲级资质 证书编号: 自资规甲字21450400
工程咨询甲级资质 证书编号: 甲252021011160
土地规划乙级资质 证书编号: 201402
工程勘察专业乙级资质 证书编号: B245006759
市政(给水工程、排水工程、道路工程、桥梁)专业乙级资质
环境工程(水污染防治工程)专项乙级
农林行业(兽医/畜牧工程)专业乙级
公路行业(公路)专业丙级资质 水利行业(河道整治)专业丙级
风景园林专项乙级资质 证书编号: A245006759



请核实项目二维码信息
www.zwl-ad.com

建设单位 DEVELOPER

北部湾港防城港码头有限公司

项目名称 PROJECT

防城港渔湾港区13-15号泊位
片区污水处理站工程

子项目名称 SUB PRO.

电气工程

图纸名称 DRAWING TITLE

电气系统图(三) 主要设备材料表

项目代号 PROJECT NO. QZ-JZ-22-35

图别 STATUS 电施 版次 REVISION 第1.0版

图号 DRAWING NO. DS-05 日期 DATE 2022.1

审定 CHECK BY 李强

审核 EXAM BY 刘翠丽

项目负责人 CHIEF DESIGNER 丁鹏

专业负责人 PRO.ENG BY 刘翠丽

校对 CHECK BY 刘凤鸣

设计 DESIGN BY 廖松营